

丽湖校区模拟法庭二次机电设计项目

室内二次机电施工图



博大集团

深圳市博大建设集团有限公司

出图日期: 2021.04.22

图 纸 目 录

[illegible]

资质等级	Qualification Grade
------	---------------------

建筑装饰工程设计专项甲级	建筑幕墙工程设计专项甲级
建筑装饰装修工程专业承包壹级	建筑幕墙工程专业承包壹级
体育场地设施工程专业承包壹级	建筑机电安装工程专业承包壹级
电子与智能化工程专业承包壹级	安全技术防范系统贰级
钢结构工程专业承包贰级	建筑智能化系统设计专项乙级
净化工程贰级	消防设施工程专业承包一级
市政公用工程施工总承包二级	建筑工程施工总承包一级
照明工程设计专项乙级	城市及道路照明工程专业承包三级

资质证书号	Certificate Number of Qualification
-------	-------------------------------------

A144003655	A244003652	D244017104
------------	------------	------------

建设单位 Owner & Developer

建设单位

建筑设计 Construction Designer

建筑设计单位

博大图纸专用章, 图纸盖章后方能生效
AUTHORISED SIGNATURE (S) & COMPANY'S CHOP

修改及变更记录

REVISE & CHANGE RECORD

序号 Rev	内容 Description	日期 Date	校核 Chk

备注 Notes	
----------	--

- 1、此图纸之设计乃属博大公司之独有版权，如非有博大公司之书面批准，不得作任何部分或全部之复印，在完工或投标完毕时交还一切图纸。
- 2、切勿量度图纸，一切图纸上所示或未示的尺寸，必须由承建人或承建公司在工地上核准。
- 3、如发现图纸有任何矛盾，请立即报本公司之设计师。

工程名称	Project Name
------	--------------

丽湖校区模拟法庭二次装修设计

图名	Name of Drawing
----	-----------------

图纸目录

设计阶段 Design Stage

施工图

设计 Designer	杨晓韬		
校核 Checked	肖守斌		
审核 Audited	王蕴超		
批准 Approved	王蕴超		
比例 Scale	1:80	版号 Revision	A
工程编号 Job No.	-	日期 Date	2020.04.2
图号 Drawing No.	ML-00		



总机 (Tel)：0755-3269933 传真 (Fax)：0755-83215509
网址 (Website)：www.szhdzs.com
邮箱 (E-mail)：boda@szhdzs.com 邮编 (Post code)：518057
地址：深圳市南山区科技园科技南八道豪威科技大厦3^楼

资质等级 Qualification Grade	
建筑装饰工程设计专项甲级	建筑幕墙工程设计专项甲级
建筑装饰装修工程专业承包壹级	建筑幕墙工程专业承包壹级
体育场地设施工程专业承包壹级	建筑机电安装工程专业承包壹级
电子与智能化工程专业承包贰级	安全技术防范系统贰级
钢结构工程专业承包贰级	建筑智能化系统设计专项乙级
净化工程贰级	消防设施工程专业承包一级
市政公用工程施工总承包二级	建筑工程施工总承包二级
照明工程设计专项乙级	城市及道路照明工程专业承包三级

资质证书号	Certificate Number of Qualification	
A144003655	A244003652	D244017104

建设单位	Owner & Developer
建设单位	

建筑设计	Construction Designer
建筑设计单位	

博大图纸专用章，图纸盖章后方能生效
AUTHORISED SIGNATURE (S) & COMPANY'S CHOP

修改及变更记录
REVISE & CHANGE RECORD

序号 Rev	内容 Description	日期 Date	校核 Chkd

备 注 Notes
1、此图纸之设计乃属博大公司之独有版权，如非有博大公司之书面授权，不得作任何部分或全部之复印，在完工或投标完毕时交还一切图纸。
2、切勿量度图纸，一切图纸上所示或未示的尺寸，必须由承建人或承建公司在工地上核准。
3、如发现图纸有任何矛盾，请即回报本公司之设计师。

工程名称	Project Name
丽湖校区模拟法庭二次装修设计	

图名	Name of Drawing
电气设计说明	

设计阶段	Design Stage
施工图	

设 计 Designer	杨晓韬		
校 核 Checked	肖守斌		
审 核 Audited	王蕴超		
批 准 Approved	王蕴超		
比 例 Scale	1:80	版 号 Reversion	A
工程编号 Job No.	-	日 期 Date	2020. 04. 22
图 号 Drawing No.	DS-1F-01		

电气施工设计说明

1：设计依据		
1）《建筑设计防火规范》GB50016—2014(2018年版)。		
2）《民用建筑电气设计规范》GB51348—2019。		
3）《供配电系统设计规范》GB 50052—2009。		
4）《低压配电设计规范》GB 50054—2011。		
5）《通用用电设备配电设计规范》GB 50055—2011。		
6）《电力工程电缆设计规范》GB 50217—2018。		
7）《建筑照明设计标准》GB 50034—2013。		
8）《火灾自动报警系统设计规范》GB 50116—2013。		
9）《商店建筑设计规范》JGJ48—2014。		
10）《商店建筑电气设计规范》JGJ392—2016。		
11）《消防应急照明和疏散指示系统技术标准》GB51309—2018。		
12）其它有关国家及地方的现行规范，规程，政府文件。		
13）商业管理公司及建设单位的设计要求。		
14）本工程各相关专业对电气专业的设计要求。		
其它有效的相关规范及标准，未尽事宜，参见国家或地方相关法律、法规、强制性条文。		
国家及各行业设计规范，规程，行业条例及项目所在地规定和标准。		
2：工程概况及设计范围		
2.1：此次设计为深圳大学法学院智慧模拟法庭电气设计项目。		
2.2：该项目的施工图电气设计范围:本次设计含普通照明、插座、空调配电等		
2.3：本次设计原则上不改定该项目原施工图的高低压配电系统，竖向干线系统，防雷接地系统，火灾自动报警系统，仅在原一次配电系统基础上，根据装设天花及平面布局，对设计范围内的低压配电箱（柜）进行深化设计。因设备容量的变化导致原一次设计的主干系统的调整，由一次设计单位配合完成。		
2.4：负荷等级：一级负荷:消防负荷，走道照明、安防系统用电等；三级负荷:其它电力负荷及一般照明。		
2.5：本次消防设计仅在一次消防设计基础上调整末端点位，不更改原大楼系统的二次消防设计。		
3：接地及安全保护		
3.1：电气设备外露可导电部分（控制箱与配电箱的金属框架、电力线路的金属保护、电缆桥架、电动机的金属外壳），矿物绝缘电缆的铜护套，插座的保护接地孔等均须与PE线连接。		
3.2：电缆桥架及其支架和引入、引出的金属导管必须可靠接地,沿电缆槽盒及金属线槽敷设一根—40x4（金属线槽内为—25x4)接地干线，与强电井内竖向接地干线连接，每段电缆槽盒及金属线槽均应至少一点与此接地干线可靠连接。		
4：线路敷设方式		
4.1：二次设计范围非消防分支电缆回路选用YJV—1kV电力电缆，消防分支回路出线选用ZAN—YJV—1KV电缆,普通动力线路采用ZR—BVV 导线或电缆，其余与消防有关的动力线路采用ZAN—YJV—1KV耐火导线或电缆，应急照明支线采用ZR—BVV 导线，其它照明支线采用ZR—BVV 。		
4.2：至水景等有水场所的照明线路选用防水型线缆。		
4.3：消防用电设备供电分支管线，当暗敷设时，应敷设在非燃烧体结构内，且保护层厚度不宜小于30mm，当明敷或吊顶内敷设时，应采用金属管或金属槽盒上涂防火薄涂型防火涂料保护。		
4.5：垂直敷设管线，应在适当位置加拉线盒。50mm ² 及以下，每30m设一拉线盒；70~95mm ² ，每20m设一拉线盒；120~240mm ² ，每18m设一拉线盒。		
4.6：电缆的弯曲半径应不小于其外径的15倍。		
4.7：所有穿过建筑物伸缩缝、沉降缝、后浇带的管线应按《建筑电气安装工程图集》中有关作法施工。		
4.8：平面图中所有回路均按回路单独管管，不同支路不应共管敷设。各回路 N、PE线均从箱内引出。PE线必须用绿/黄导线或标识。		
4.9：2.5mm ² 导线穿管标准:		
导线 型号 规格	BV—450/750 2.5mm ² WDZ—BYJ—450/750 2.5mm ²	
导线根数	2~4	5~8
镀锌钢管	SC15	SC20
紧定式镀锌电线管	JDG20	JDG25
难燃 PVC 电线管	PC20	PC25
备 注	超8根加管	

5：照明设计		
5.1.选用高效节能型灯具。		
5.2.已作照明设计的场所所标灯具型号仅供参考，一般设计只给出了光源类别、灯具内型规格、容量和安装方式。相关品牌可参照商务规定及要求。		
5.3.灯具选型基本满足建筑装修造型为主并考虑房间空间照度为依据，以嵌顶式灯具为主。		
正常照明单相分支回路电流不宜超过16A，所接光源数不宜超过25个；连接装饰性组合灯具时，回路电流不宜大于25A,光源数不宜超过60个；连接高强度气体放电灯时，回路电流不宜大于25A。		
5.4.建筑内疏散照明的地面最低水平照度应符合下列规定：1 对于疏散走道，不应低于1，0lx。		
5.5 对于人员密集场所、避难层(间)，不应低于3，0lx；对于老年人照料设施、病房楼或手术部的避难间不应低于10，0lx。3 对于楼梯间、前室或合用前室、避难走道，不应低于5，0lx；对于人员密集场所、老年人照料设施、病房楼或手术部内的楼梯间、前室或合用前室、避难走道，不应低于10，0lx。		
6：设备安装方式及高度(均为底边距地面高度)		
6.1：配电箱		
1）照明配电箱在电竖井、设备机房均为明装，在其它部位处为暗装，箱体安装高度见下表。		
箱体高度	底边距地	备注
0.6m	1.5m	
0.6~0.8m	1.3m	
0.8~1.0m	1.0m	
1.0~1.2m	0.8m	
大于1.2m	落地安装	设200mm底座
2）二次设计范围内新增控制箱均为非标产品，由生产厂家根据设计要求及平面位置，参照国标完成原理图、设备材料表等，方可订货、加工。		
3）除注明外，新增室外照明配电箱、电力配电箱、控制箱、隔离开关箱，防护等级为IP65。		
6.2：二次设计新增断路器均为带隔离功能的新断路器，断路器均应满足隔离电器要求，提供触电位置可靠指示，并符合IEC947—1、2 标准。当操作位置置于OFF位置，可以保证实现隔离电器功能，并可锁定。		
6.3：电缆桥架		
1）用于消防设备、应急照明配电线路敷设的桥架采用防火桥架，桥架中间设防火隔板，将双回路供电电缆隔离;当条件受限时，消防线路与普通线路敷设在同一桥架内,应用隔板分开，电缆与电缆敷设在同一桥架内时，应用隔板分开。		
2）消防线路选用防火桥架敷设，耐火时间应满足火灾时连续供电需求。		
3）电缆桥架水平安装时，支架间距不大于1.5m；垂直安装时，支架间距不大于2m。		
4）桥架施工时应注意与其它专业的配合。管道综合详见其他专业图纸。		
5）敷设消防用电缆的电缆桥架，电缆桥架、支架的应作防火处理，电缆桥架穿过防火分区、防火分区、楼层时，应在安装完后用防火材料封堵。		
6.4：开关、插座、接线盒		
1）除图中注明的外，照明开关暗装底边距地1.3m，距门框0.2m，本设计中插座均为暗装安全型插座，除图中注明的外，插座均为单相两孔+三孔安全型插座，安装高度均为底边距地0.3m。		
应急照明开关带电源指示灯，开关新开时，电源指示灯亮，以显示开关位置。		
2）卫生间小便冲洗式冲洗阀电源接线盒高度配合洁具安装。		
3）洗手盆下红外感应龙头接线盒及洗手热水器插座，选用防潮防溅型面板，底边距地0.5m。		
4）电热水器插座或开关盒底边距地2.2m。		
5）烘手器电源接线盒高度配合设备安装。		
6）有淋浴、浴缸的卫生间内开关、插座及其线路应设在Ⅱ区以外。		
7）有架空地板、网络地板的房间，所有开关、插座的高度均为距架空地板、网络地板的高度。		
8）开关、插座和照明器靠近可燃物时，应采取隔热、散热等保护措施。		
6.5：出口标志灯在门上上方安装时，底边距门框小于0.2m；若门上无法安装,在门旁墙上安装，标志灯与疏散门距离应小于50mm；疏散走道的方向标志设在疏散走道及其转角处距地面1.0m以下的墙面上，底边距地0.3m。出口标志灯吊装时，需采用链吊，当房间高度小于3.5m时，底边距地应为2.2~2.5m；当房间高度大于3.5m时，特大型、大型、中型标志灯底边距地应为3~6m；距地面8m以下灯具应选择A型灯具；地面上设置的疏散标志灯采用集中电源A型灯具。		
如有特殊原因可根据现场情况合理安装调整，需满足规范的要求。		
6.6：吊顶内风机盘管电源均预留吊顶内，其至空调调通开关的管线均为BYJ—2x2.5+BYJ—5X1.5 穿JDG25，平面图中不再标注。		
6.7：末端所有机电设备的定位在满足规范的前提下，均以装饰图纸为准。		
6.8：建筑内设置的消防疏散指示标志和消防应急照明灯具，除应符合本规范的规定外，还应符合现行国家标准《消防安全标志》GB 13495和《消防应急照明和疏散指示系统》GB 17945的规定。		

7：节能设计	
7.1：光源采用绿色节能、高效、长寿的光源，并具有良好的显色性和适宜的色温。灯具采用高效、美观灯具，并具有一定防眩光功能。各功能用房的照度标准和LPD值均符合现行国家标准。	
7.2：每个房间的灯具开关数不宜少于二个（只设置一个光源的除外），房间或场所装设有两列或多列灯具时，所控灯列宜与侧窗平行，以充分利用自然光。	
7.3：不同类型房间电器设备功率（W/m）及照明功率密度值(W/m ²)，参照《公共建筑节能设计标准》GB50189—2015。	
7.4：所有节能灯具均要求自带补偿装置，补偿后功率因数不小于0.9。LED灯谐波率应小于30%。	
8：电力抗震设计	
8.1：一般规定	
1）重要电力设施可按设防烈度提高1度进线抗震设计。	
2）内径不小于60mm的电气配管及重力不小于150N/m的电缆桥架、电缆槽盒、母线槽均应进行抗震设防。	
8.2：系统和装置的设置	
1）地震时保证正常人流疏散所需的应急照明及相关设备的供电。	
2）地震时需要坚持工作场所的照明设备就近设置应急电源装置。	
3）地震时保证火灾自动报警及联动控制系统正常工作。	
4）应急广播系统宜预设地震广播模式。	
5）电梯和相关机械、控制器的连接、支承应满足水平地震作用及地震相对位移的要求；垂直电梯宜具有地震探测功能，地震时电梯应能够自动就近平层并停运。	
8.3：电气设备间及电缆管井不应设置在易受震动破坏的场所。	
8.4：设备安装	
1）配电箱（柜）的安装螺栓或焊接强度应满足抗震要求。靠墙安装的配电柜底部安装应牢固。当底部安装螺栓或焊接强度不够时，应将顶角与墙壁进线连接。当配电柜非靠墙落地安装时，根部应采用金属膨胀螺栓或焊接的固定方式。壁式安装的配电箱与墙壁之间应采用金属膨胀螺栓连接。配电箱（柜）内的元器件应考虑与支承结构间的相互作用。元器件之间采用软连接，连线处应做防震处理。	
2）设在水平操作面上的消防、安防设备应采取防止滑动措施。	
3）安装在吊顶上的灯具，应考虑地震时吊顶与楼板的相对位移。	
4）按一、二级负荷供电的消防设备，其配电箱应独立设置；按三级负荷供电的消防设备，其配电箱宜独立设置。消防配电设备应设置明显标志。	
8.5：导体选择及线路敷设	
1）配电导体当采用硬母线敷设且直线段长度大于80m时，应每50m设置伸缩节。在电缆桥架、电缆槽盒内敷设的电缆在引进、引出和转弯处应在长度上留有余量。接地线应采取防止地震时被切断的措施。	
2）线缆穿管敷设时宜采用弹性和韧性较好的管材。	
3）电气管线敷设时当线路采用金属导管、刚性塑料导管、电缆桥架或电缆槽盒敷设时，应使用刚性托架或支架固定，不宜使用吊架，当必须使用吊架时，应安装横向往复晃吊架。当金属导管、刚性塑料导管、电缆桥架或电缆槽盒穿越防火分区时，其缝隙应采用柔性防火封堵材料封堵，并应在贯穿部位附近设置抗震支撑。金属导管、刚性塑料导管的直线段部分每隔30m应设置伸缩节。	
4）配电设备引线与设备间连线宜采用软导体；当采用穿金属导管、刚性塑料导管敷设时，进口处应转为挠性线管过渡；当采用电缆梯架或电缆槽盒敷设时，进出口处应转为挠性线管过渡。	
9：其它注意事项	
9.1：由于设备招投标和深化设计导致的调整，如供电系统；照明灯具规格、数量；EPS、UPS规格、数量等，须经设计部门审核。	
9.2：在施工中，若遇到问题，应及时和设计及有关部门共同协商解决。	
9.3：未尽事宜，参照现行相关规范及标准施工。	
9.4：凡与施工有关而又未说明之处,参见国家标准图集：	
9.5：本套电气图纸中电气设备型号仅供参考，不作为推荐。	

资质等级 Qualification Grade

建筑装饰工程设计专项甲级	建筑幕墙工程设计专项甲级
建筑装饰装修工程专业承包壹级	建筑幕墙工程专业承包壹级
体育场地设施工程专业承包壹级	建筑机电安装工程专业承包壹级
电子与智能化工程专业承包壹级	安全技术防范系统贰级
钢结构工程专业承包贰级	建筑智能化系统设计专项乙级
净化工程贰级	消防设施工程专业承包一级
市政公用工程施工总承包二级	建筑工程施工总承包二级
照明工程设计专项乙级	城市及道路照明工程专业承包三级

资质证书号 Certificate Number of Qualification
A144003655 A244003652 D244017104

建设单位 Owner & Developer
建设单位

建筑设计 Construction Designer
建筑设计单位

博大图纸专用章, 图纸盖章后方能生效
AUTHORISED SIGNATURE (S) & COMPANY'S CHOP

修改及变更记录

REVISE & CHANGE RECORD

序号 Rev	内容 Description	日期 Date	校核 Chkd

备注 Notes

- 此图纸之设计乃属博大公司之独有版权, 如非有博大公司之书面授权, 不得作任何部分或全部之复印, 在完工或投标完毕时交还一切图纸。
- 切勿量度图纸, 一切图纸上所示或未示的尺寸, 必须由承建人或承建公司在工地上核准。
- 如发现图纸有任何矛盾, 请即回报本公司之设计师。

工程名称 Project Name

丽湖校区模拟法庭二次装修设计


图名 Name of Drawing

1F大智慧模拟法庭插座平面图

设计阶段 Design Stage

施工图

设计 Designer	杨晓韬		
校核 Checked	肖守斌		
审核 Audited	王蕴超		
批准 Approved	王蕴超		
比例 Scale	1:80	版号 Reversion	A
工程编号 Job No.	-	日期 Date	2020.04.22
图号 Drawing No.	DS-1F-01		

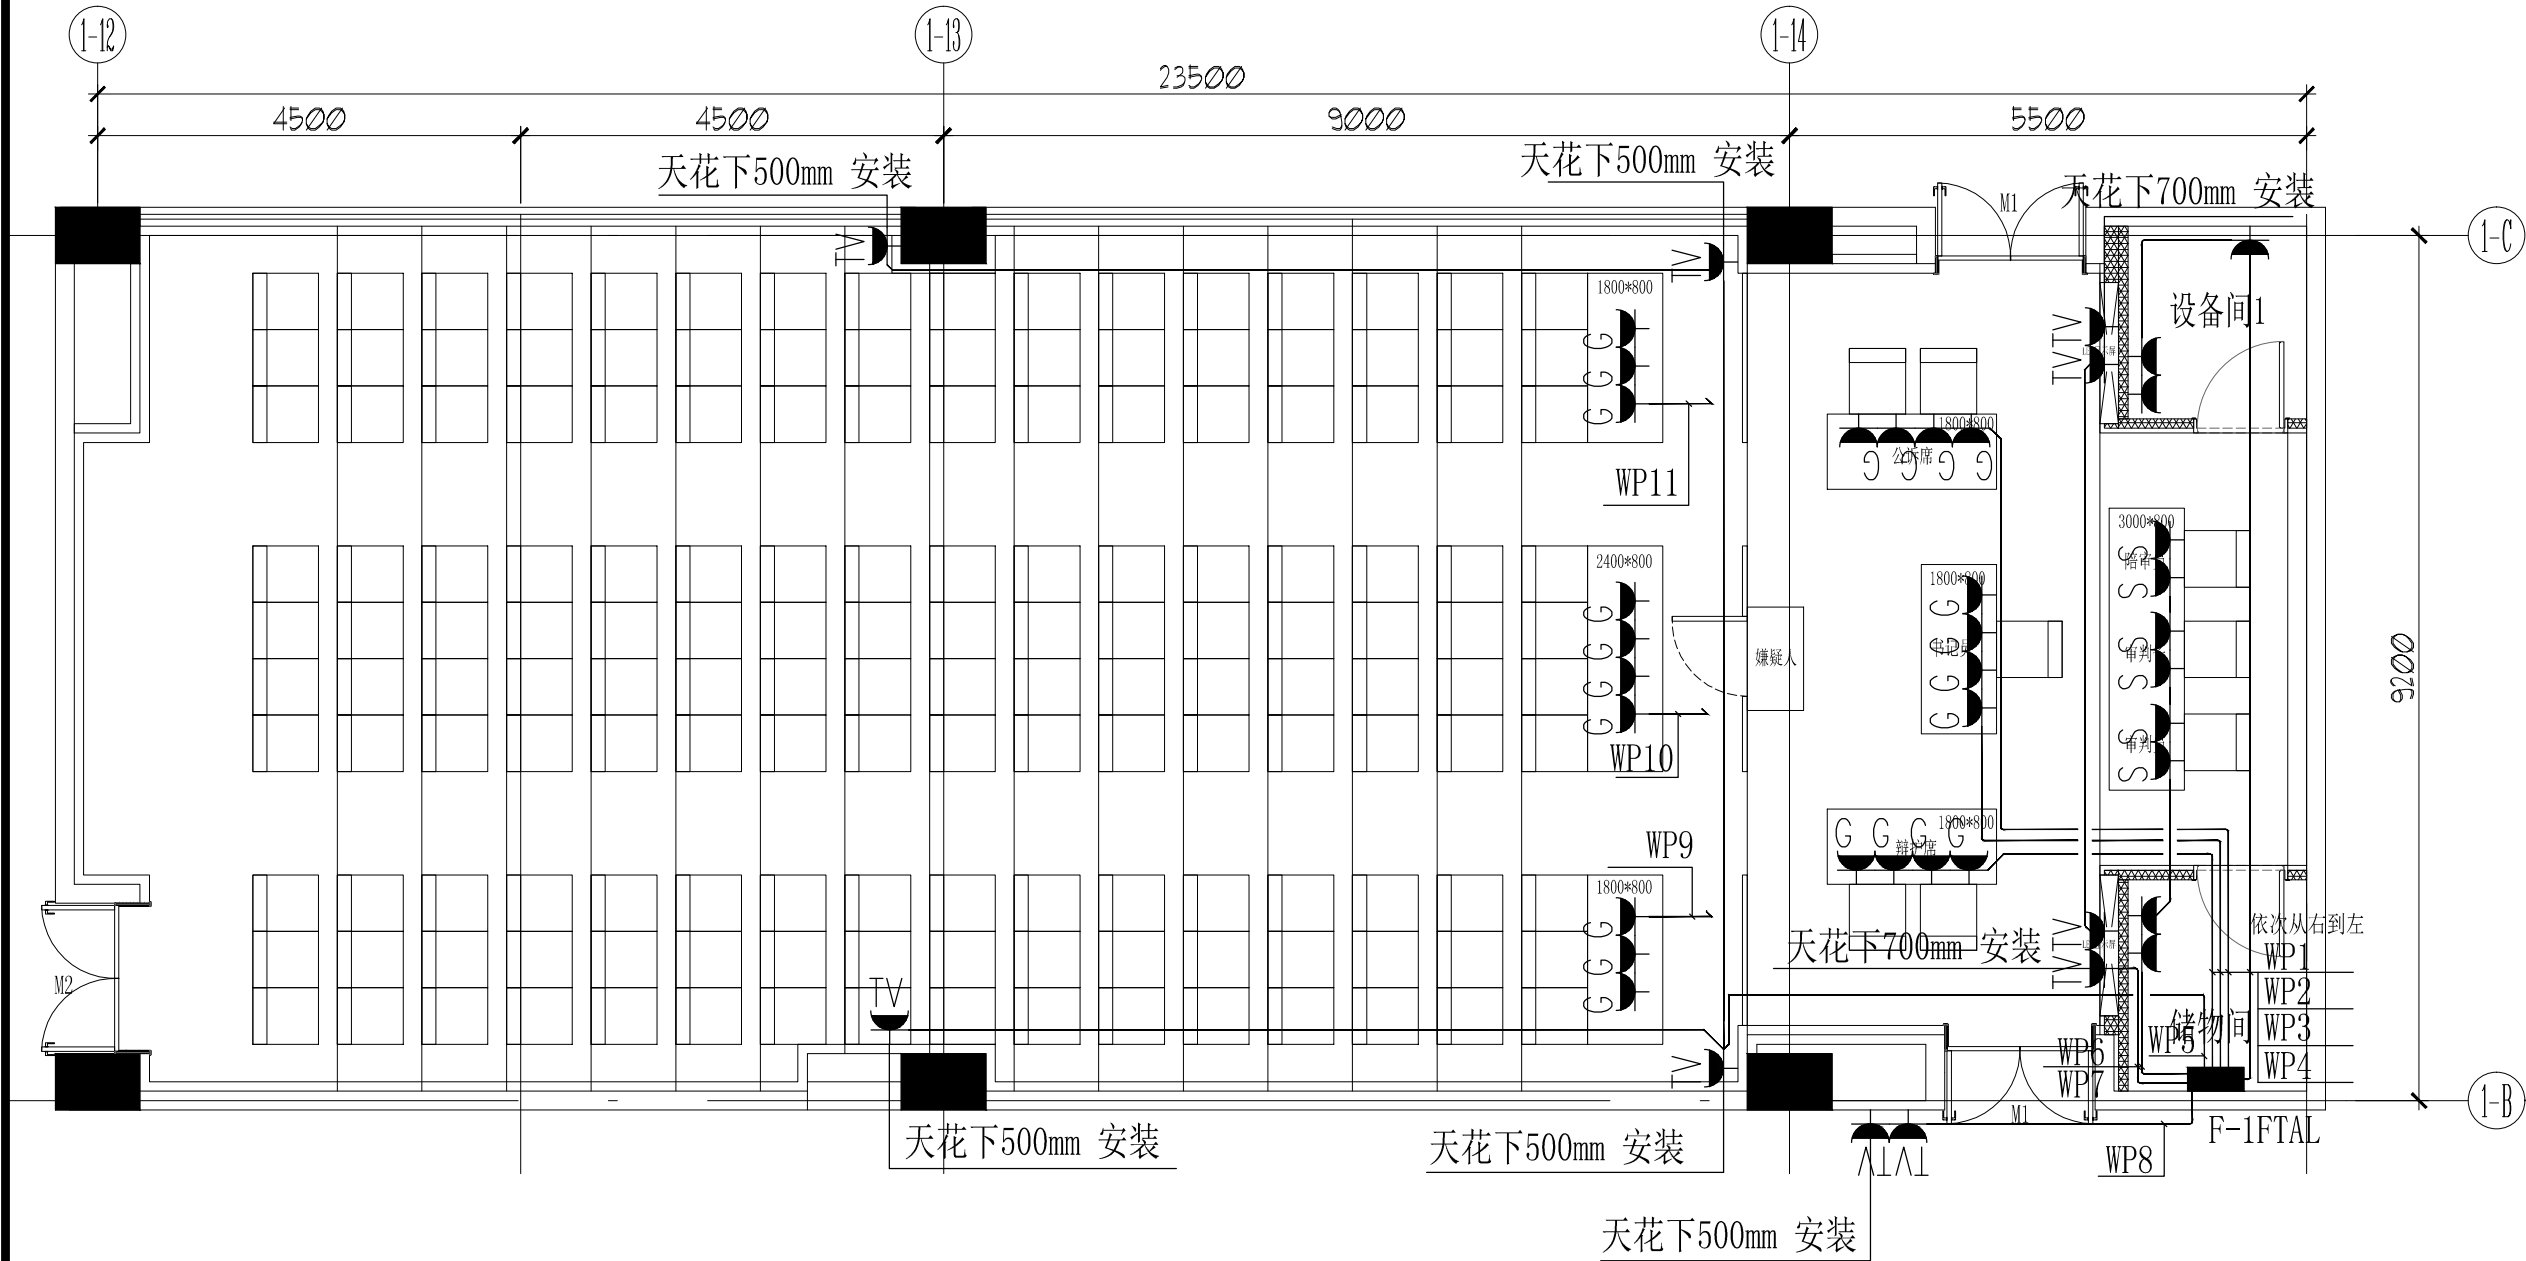

序号	图例符号	图例名称	安装方式	备注
1	■	照明灯具 AL	暗装, 距顶棚 80mm, 距侧墙 50mm	特制
2	●	电视摄像头	壁挂式安装	
3	—○—	喇叭二, 三头吊钩安装	暗装, 距顶棚 100mm, 3头 (距侧墙 100mm)	
4	—S—	喇叭二, 三头吊钩安装	暗装, 距顶棚 100mm	
5	—TV—	喇叭二, 三头吊钩安装	暗装, 距顶棚 125mm (距侧墙 100mm)	
6	—G—	喇叭二, 三头吊钩安装	暗装, 距顶棚 100mm	
7	—A1A1—	喇叭二, 三头吊钩安装	暗装, 距顶棚 100mm	

1F大智慧模拟法庭插座平面图

1:80@A3

总机 (Tel): 0755-3269933 传真 (Fax): 0755-83215509
网址 (Website): www.szbdzs.com
邮箱 (E-mail): boda@szbdzs.com 邮编 (Post code): 518057
地址: 深圳市南山区科技园科技南八道豪威科技大厦3~4楼

资质等级 Qualification Grade	
建筑装饰工程设计专项甲级	建筑幕墙工程设计专项甲级
建筑装饰装修工程专业承包壹级	建筑幕墙工程专业承包壹级
体育场地设施工程专业承包壹级	建筑机电安装工程工程专业承包壹级
电子与智能化工程专业承包壹级	安全技术防范系统贰级
钢结构工程专业承包贰级	建筑节能系统工程设计专项乙级
净化工程贰级	消防设施工程专业承包一级
市政公用工程施工总承包三级	建筑工程施工总承包二级
照明工程设计专项乙级	城市及道路照明工程专业承包壹级

资质证书号 Certificate Number of Qualification		
A144003655	A244003652	D244017104

建设单位	Owner & Developer
建设单位	

建筑设计 Construction Designer
建筑设计单位

博大图纸专用章，图纸盖章后方能生效
AUTHORISED SIGNATURE (S) & COMPANY'S CHO

AUTHORIZED SIGNATURE (S) & COMPANY/STAMP

修改及变更记录

序号 Rev	内容 Description	日期 Date	校核 Chk

备 注 Notes

- 1、此图纸之设计乃属博大公司之独有版权, 如非有博大公司之书面批准, 不得作任何部分或全部之复印, 在完工或投标完毕时交还一切图纸。
- 2、切勿量度图纸, 一切图纸上所示或未示的尺寸, 必须由承建人或承建公司在工地上核准。
- 3、如发现图纸有任何矛盾, 请立即回报本公司之设计师。

工程名称	Project Name
------	--------------

丽湖校区模拟法庭二次装修设计

图名 Name of Drawing

1F大智慧模拟法庭天花布置图

设计阶段 Design Stage


施工图

设计 Designer	杨晓韬	
校核 Checked	肖守斌	
审核 Audited	王蕴超	
批准 Approved	王蕴超	

比 例 Scale	1:80	版 号 Reversion	A
--------------	------	------------------	---

工程编号 Job No.	—	日 期 Date	2020.04.2
-----------------	---	-------------	-----------

图号 Drawing No.	1F-RC-01
-------------------	----------

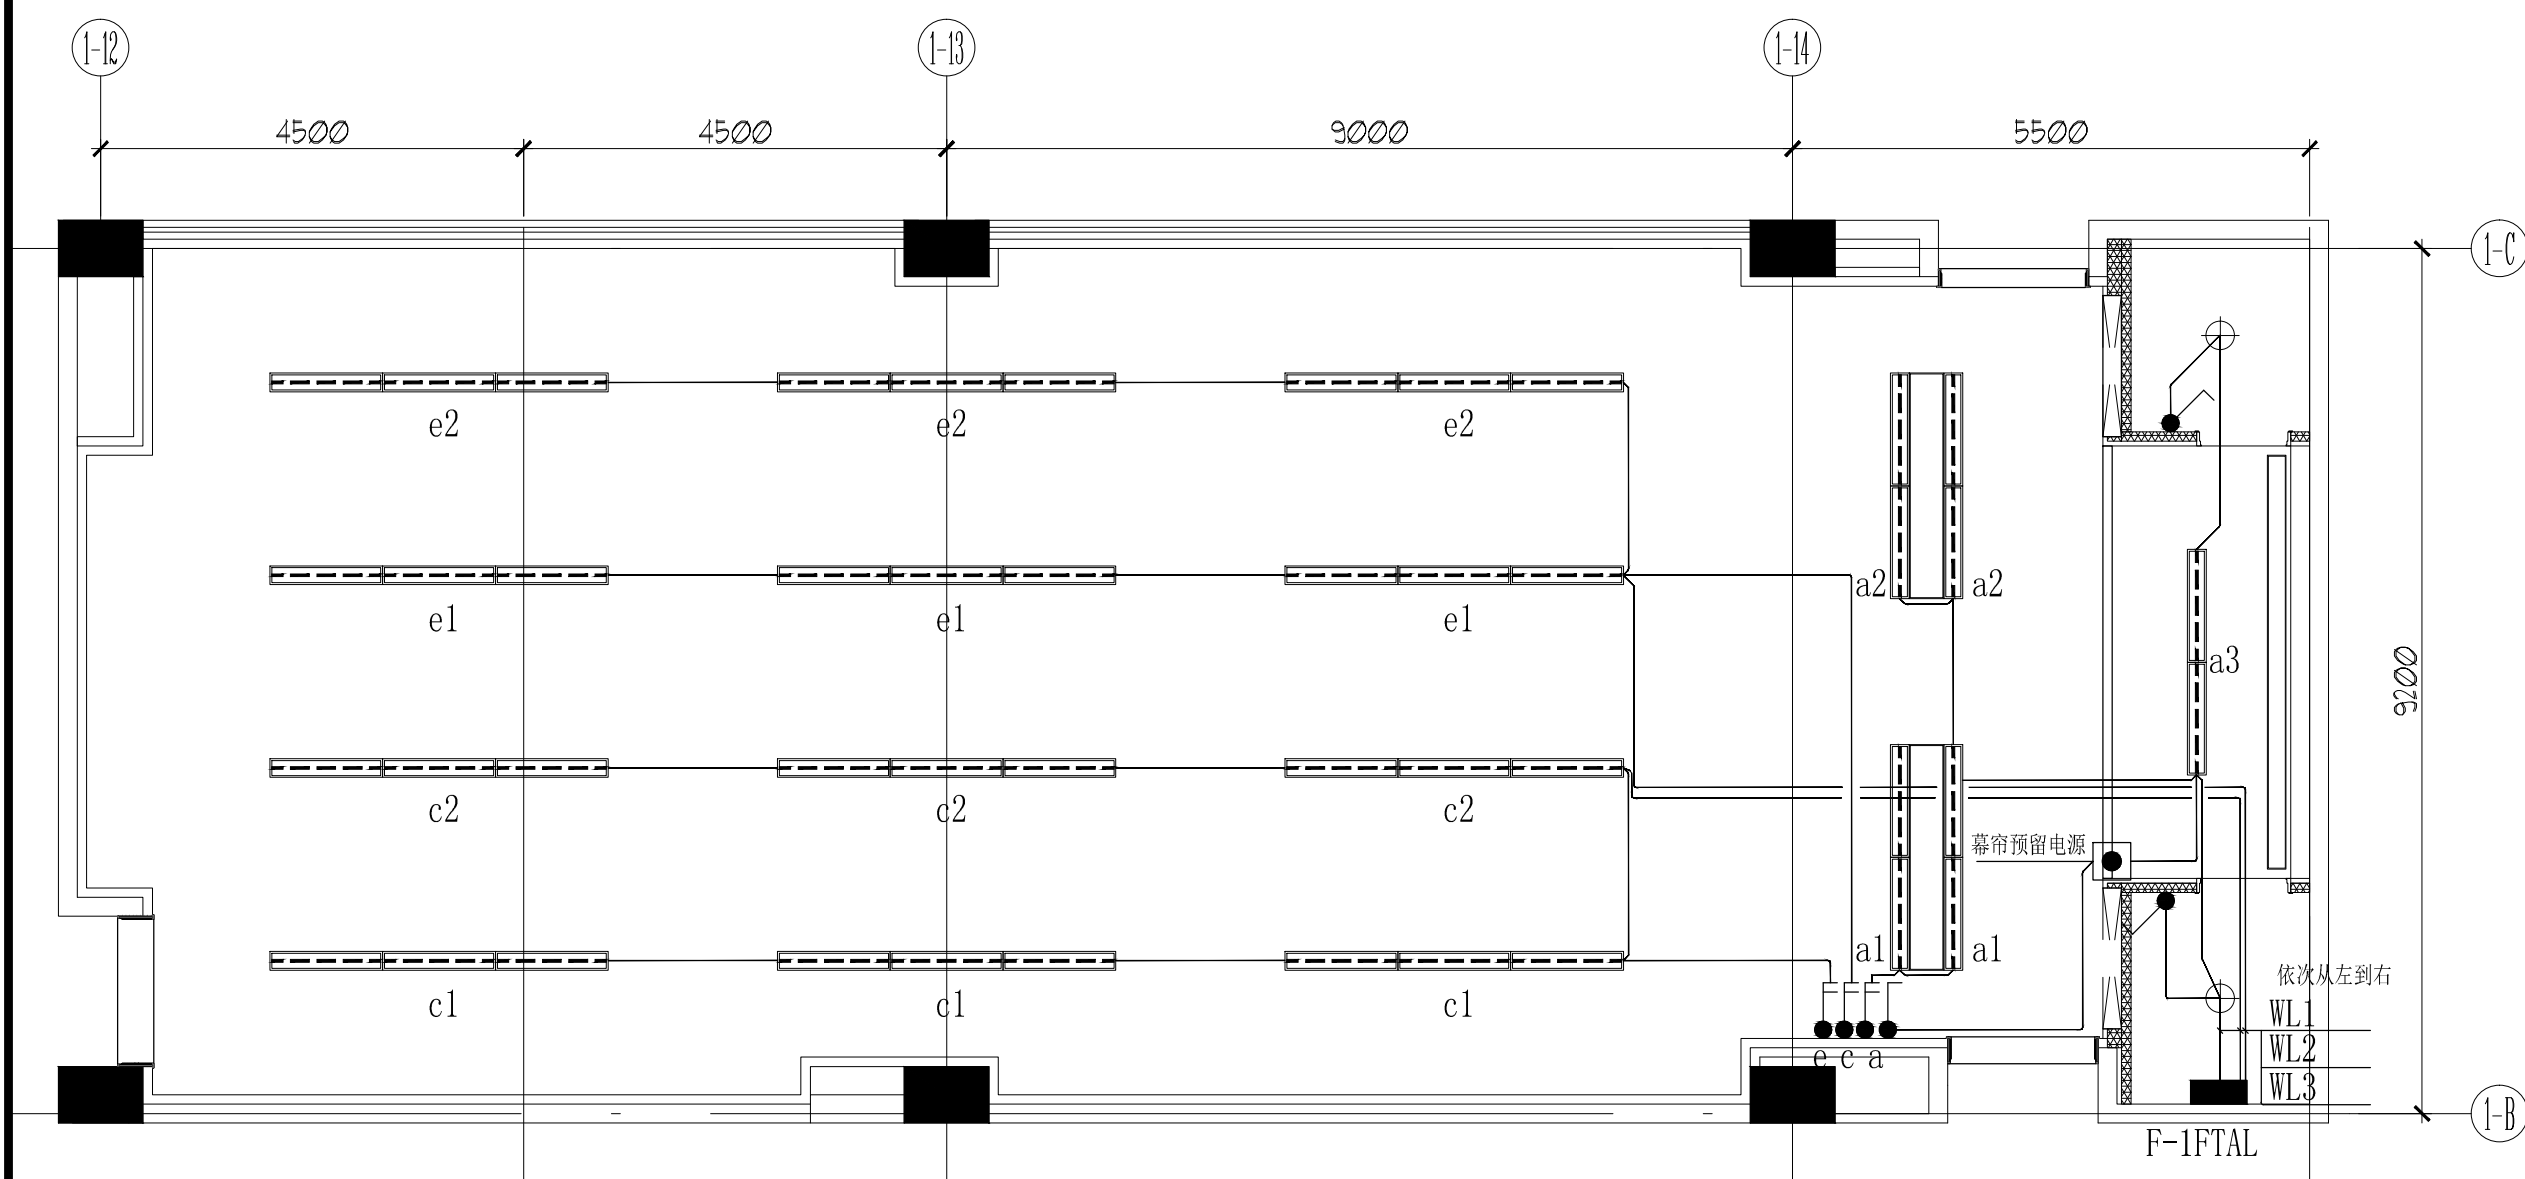

序号	图例符号	图例名称	安装方式	备注
1		铝镁合金锁 AL	暗装, 底边距门、84mm 暗装, 底边距门、54mm	铁标
2		电子锁锁芯	暗装需带空管	
3		铁标二、三芯电缆锁	暗装, 底边距门、0.3mm (铁标带预埋槽)	
4		铁标二、三芯电缆锁	暗装需带空管	
5		铁标二、三芯电缆锁	暗装, 底边距门、2.5mm (铁标带预埋槽)	
6		铁标二、三芯电缆锁	通管安装	
7		铁、铜、三、四线半控开关	暗装, 底边距门、44mm	

1F大智慧模拟法庭天花照明平面图
1:80@A3

深圳大学 建筑设计研究院		智能化专业图纸目录		工程代号： 2010-61-E2	
		深圳大学西丽校区建设工程（二期）		共 3 页 第 1 页	
		法商学部		日期： 2018年 05 月	
序 号	图 号	图 纸 名 称	图 幅	备 注	
1	RD-ML-01	图纸目录	A1		
2	RD-SM-01	设计说明	A1		
3	RD-YT-01	弱电系统图（一）	A1		
4	RD-YT-02	弱电系统图（二）	A1		
5	RD-YT-03	弱电系统图（三）	A1		
6	RD-YT-04	弱电系统图（四）	A1		
7	RD-YT-05	弱电系统图（五）	A1		
8	RD-1F-01	1F大智慧模拟法庭弱电平面图	A1		
9	RD-1F-02	1F大智慧模拟法庭安防平面图	A1		
10					
11					
12					
13					
14					
15					
16					
17					
18					
19					
20					
21					
22					
23					
24					
25					
26					
27					
28					
编 制			校 对		审 定

QR7.5-11版本: A

图形符号	设备名称	补充说明
	工作站	机柜安装、或桌面安装
	服务器软硬件（双机热备）	机柜安装
	激光喷墨打印机	桌面安装
	网络门禁控制器	防区内吊顶天花内安装
	设备电源模块箱	弱电间挂墙安装
	六类线	UTP6—JDG20—CC/WC
	220V电源线	BV3*2.5—JDG20—CC
	读卡器，IC卡	门外开侧安装，底距地1.5米
	出门按钮	门内开侧安装，底距地1.5米
	门磁开关	门框开侧安装
	普通木门电控锁	门框开侧安装
	普通木门电控锁	门框开侧安装
	防火疏散门锁	防火疏散门安装
	电动压杆锁	防火疏散门安装
	消防控制模块	由消防弱电专业配套
	微波红外双鉴探测器	门禁控制器配套，墙面支架壁挂安装



S

PACIOUS SPIRIT

博大

集团

深圳市博大建设集团有限公司

SHENZHEN BODA CONSTRUCTION GROUP CO., LTD

总机 (Tel)：0755-3269933 传真 (Fax)：0755-83215509

网址 (Website)：www.szhdzs.com

邮箱 (E-mail)：boda@szhdzs.com 邮编 (Post code)：518057

地址：深圳市南山区科技园科技南八道豪威科技大厦3~4楼

资质等级 Qualification Grade

建筑装饰工程设计专项甲级

建筑幕墙工程设计专项甲级

建筑装饰装修工程专业承包壹级

建筑幕墙工程专业承包壹级

体育场地设施工程专业承包壹级

建筑机电安装工程专业承包壹级

电子与智能化工程专业承包壹级

安全技术防范系统贰级

钢结构工程专业承包贰级

建筑智能化系统设计专项乙级

净化工程贰级

消防设施工程专业承包一级

市政公用工程施工总承包二级

建筑工程施工总承包二级

照明工程设计专项乙级

城市及道路照明工程专业承包三级

资质证书号 Certificate Number of Qualification

A144003655

A244003652

D244017104

建设单位 Owner & Developer

建设单位

建筑设计 Construction Designer

建筑设计单位

博大图纸专用章，图纸盖章后方能生效

AUTHORISED SIGNATURE (S) & COMPANY'S CHOP

修改及变更记录

REVISE & CHANGE RECORD

序号 Rev	内容 Description	日期 Date	校核 Chkd

备 注 Notes

1、此图纸之设计乃属博大公司之独有版权，如非有博大公司之书而批准，不得作任何部分或全部之复印，在完工或投标完毕时交还一切图纸。

2、切勿量度图纸，一切图纸上所示或未示的尺寸，必须由承建人或承建公司在工地上核准。

3、如发现图纸有任何矛盾，请即回报本公司之设计师。

工程名称 Project Name

丽湖校区模拟法庭二次装修设计

图名 Name of Drawing

1F大智慧模拟法庭安防平面图

设计阶段 Design Stage

施工图

设 计 Designer	杨晓韬		
校 核 Checked	肖守斌		
审 核 Audited	王蕴超		
批 准 Approved	王蕴超		
比 例 Scale	1:80	版 号 Reversion	A
工程编号 Job No.	-	日 期 Date	2020.04.22
图 号 Drawing No.	RD-YT-01		

资质等级 Qualification Grade

建筑装饰工程设计专项甲级	建筑幕墙工程设计专项甲级
建筑装饰装修工程专业承包壹级	建筑幕墙工程专业承包壹级
体育场地设施工程专业承包壹级	建筑机电安装工程工程专业承包壹级
电子与智能化工程专业承包壹级	安全技术防范系统贰级
钢结构工程专业承包贰级	建筑智能化系统设计专项乙级
净化工程贰级	消防设施工程专业承包一级
市政公用工程施工总承包二级	建筑工程施工总承包二级
照明工程设计专项乙级	城市及道路照明工程专业承包三级

资质证书号 Certificate Number of Qualification
A144003655 A244003652 D244017104

建设单位 Owner & Developer
建设单位

建筑设计 Construction Designer
建筑设计单位

博大图纸专用章, 图纸盖章后方能生效
AUTHORISED SIGNATURE (S) & COMPANY'S CHOP

修改及变更记录
REVISE & CHANGE RECORD

序号 Rev	内容 Description	日期 Date	校核 Chkd

备注 Notes

- 此图纸之设计乃属博大公司之独有版权, 如非有博大公司之书面授权, 不得作任何部分或全部之复印, 在完工或投标完毕时交还一切图纸。
- 切勿量度图纸, 一切图纸上所示或未示的尺寸, 必须由承建人或承建公司在工地上核准。
- 如发现图纸有任何矛盾, 请即回报本公司之设计师。


工程名称 Project Name
丽湖校区模拟法庭二次装修设计

图名 Name of Drawing
1F大智慧模拟法庭弱电平面图

设计阶段 Design Stage
施工图


设计 Designer	杨晓韬		
校核 Checked	肖守斌		
审核 Audited	王蕴超		
批准 Approved	王蕴超		
比例 Scale	1:80	版本号 Reversion	A
工程编号 Job No.	-	日期 Date	2020.04.22
图号 Drawing No.	RD-1F-01		

图例	名称	数量	安装方式	线型
	网络插座	16	暗装开槽	CAT6 UTP-JDG20-WC,FC,SCE
	数据网络插座	9	暗装开槽	CAT6 UTP-JDG20-WC,FC,SCE
	无线AP	3	吸顶安装/吊钩内暗装	CAT6 UTP-JDG20-WC,FC,SCE
	垂直弱电桥架			

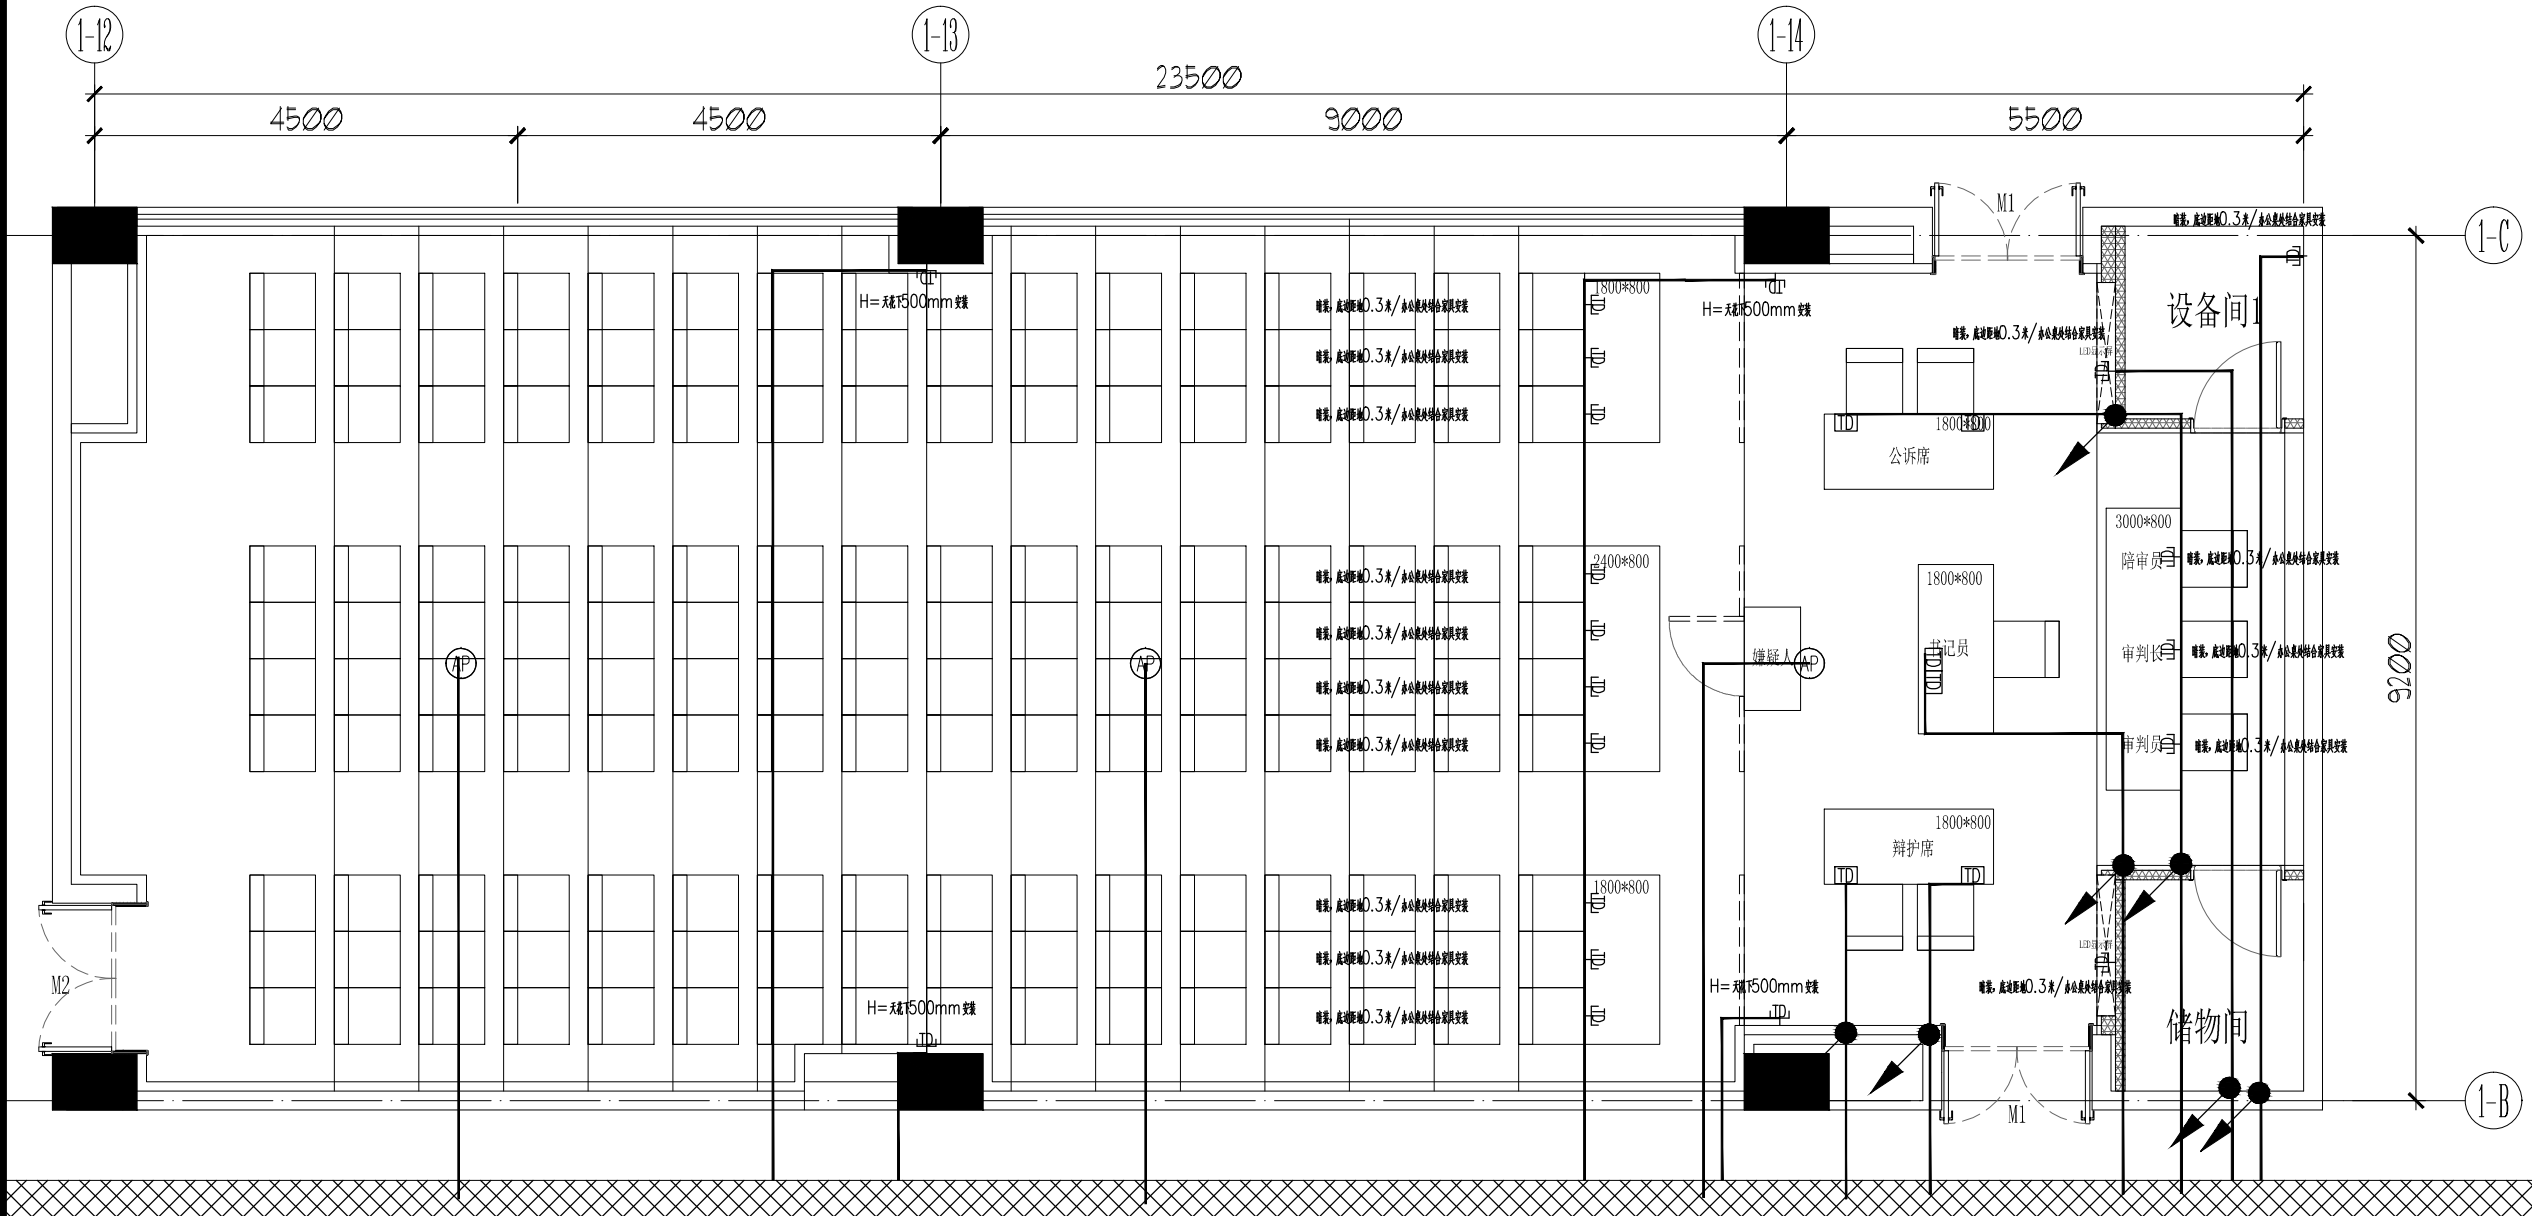

弱电通信桥架 600*150*1.5, 梁下300安装, 余同

图例	名称	安装方式	线型
ACB	弱电桥架	桥架内垂直敷设	

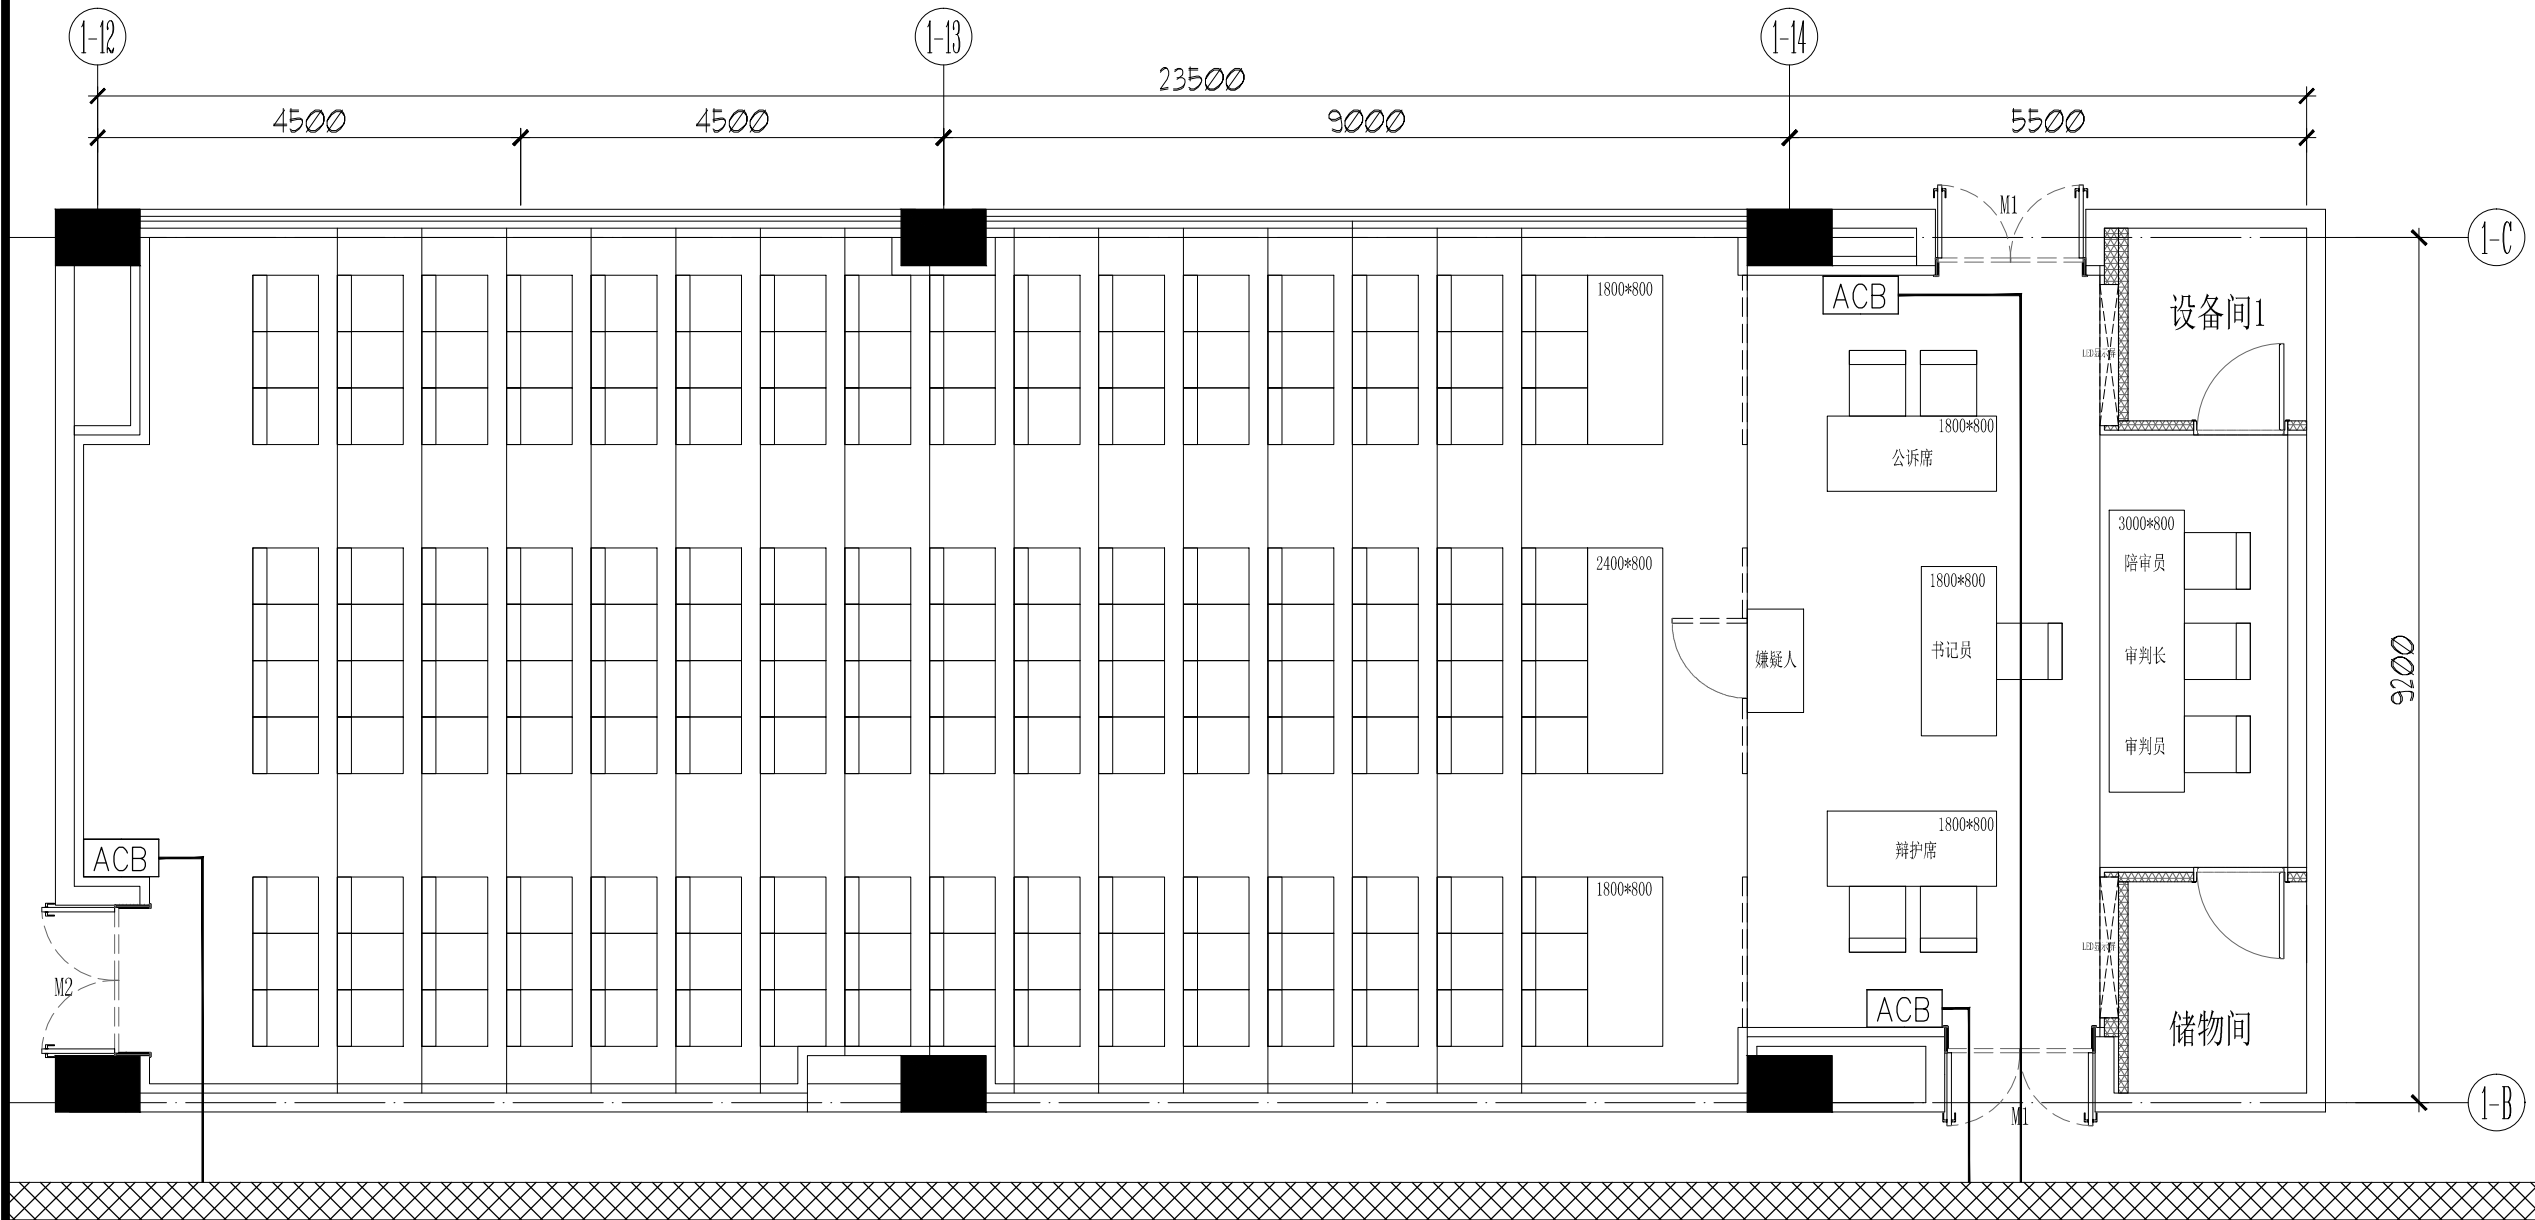

弱电通信桥架 600*150*1.5, 梁下300安装, 余同



SPACIOUS SPIRIT

博大

深圳市博大建设集团有限公司

SHENZHEN BODA CONSTRUCTION GROUP CO., LTD

总机 (Tel): 0755-3269933 传真 (Fax): 0755-83215509
网址 (Website): www.szbzds.com
邮箱 (E-mail): boda@szbzd.com 邮编 (Post code): 518057
地址: 深圳市南山区科技园科技南八道豪威科技大厦3~4楼

资质等级 Qualification Grade	
建筑装饰工程设计专项甲级	建筑幕墙工程设计专项甲级
建筑装饰装修工程专业承包壹级	建筑幕墙工程专业承包壹级
体育场地设施工程专业承包壹级	建筑机电安装工程工程专业承包壹级
电子与智能化工程专业承包壹级	安全技术防范系统贰级
钢结构工程专业承包贰级	建筑智能化系统设计专项乙级
净化工程贰级	消防设施工程专业承包一级
市政公用工程施工总承包二级	建筑工程施工总承包二级
照明工程设计专项乙级	城市及道路照明工程专业承包三级

资质证书号	Certificate Number of Qualification	
A144003655	A244003652	D244017104

建设单位	Owner & Developer
建设单位	

建筑设计	Construction Designer
建筑设计单位	

博大图纸专用章, 图纸盖章后方能生效
AUTHORISED SIGNATURE (S) & COMPANY'S CHOP

修改及变更记录
REVISE & CHANGE RECORD

序号 Rev	内容 Description	日期 Date	校核 Chkd


备注 Notes
1、此图纸之设计乃属博大公司之独有版权, 如非有博大公司之书面授权, 不得作任何部分或全部之复印, 在完工或投标完毕时交还一切图纸。
2、切勿量度图纸, 一切图纸上所示或未示的尺寸, 必须由承建人或承建公司在工地上核准。
3、如发现图纸有任何矛盾, 请即回报本公司之设计师。

工程名称	Project Name
丽湖校区模拟法庭二次装修设计	

图名	Name of Drawing
1F大智慧模拟法庭安防平面图	

设计阶段	Design Stage
施工图	

设计	杨晓韬		
校核	肖守斌		
审核	王蕴超		
批准	王蕴超		
比例	1:80	版号	A
工程编号	-	日期	2020.04.22
图号	RD-1F-02		

 

建筑装饰工程设计专项甲级	建筑幕墙工程设计专项甲级
建筑装饰装修工程专业承包壹级	建筑幕墙工程专业承包壹级
体育场地设施工程专业承包壹级	建筑机电安装工程工程专业承包壹级
电子与智能化工程专业承包壹级	安全技术防范系统资质
钢结构工程专业承包贰级	建筑智能化系统设计专项乙级
市政公用工程	消防设施工程专业承包一级
净化工程施工总承包二级	建筑工程施工总承包一级
照明工程设计专项乙级	城市及道路照明工程专业承包三级


建设单位 Owner & Developer
建设单位

博大图纸专用章，图纸盖章后方能生效
AUTHORISED SIGNATURE (S) & COMPANY'S CHOICE

序号 Rev	内容 Description	日期 Date	校核 Check

工程名称	Project Name
丽湖校区模拟法庭二次装修设计	

设计阶段	Design Stage
施工图	

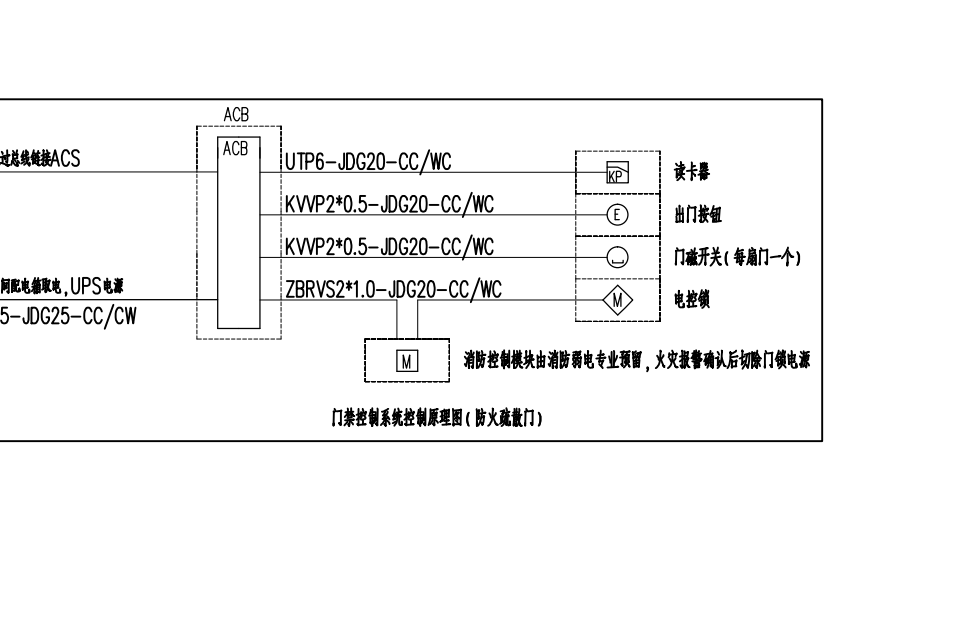

资质等级 Qualification Grade

建筑装饰工程设计专项甲级	建筑幕墙工程设计专项甲级
建筑装饰装修工程专业承包壹级	建筑幕墙工程专业承包壹级
体育场地设施工程专业承包壹级	建筑机电安装工程专业承包壹级
电子与智能化工程专业承包壹级	安全技术防范系统贰级
钢结构工程专业承包贰级	建筑智能化系统设计专项乙级
净化工程贰级	消防设施工程专业承包一级
市政公用工程施工总承包二级	建筑工程施工总承包二级
照明工程设计专项乙级	城市及道路照明工程专业承包三级

资质证书号 Certificate Number of Qualification
A144003655 A244003652 D244017104

建设单位 Owner & Developer
建设单位

建筑设计 Construction Designer
建筑设计单位

博大图纸专用章, 图纸盖章后方能生效
AUTHORISED SIGNATURE (S) & COMPANY'S CHOP

修改及变更记录
REVISE & CHANGE RECORD

序号 Rev	内容 Description	日期 Date	校核 Chkd

备注 Notes

- 此图纸之设计乃属博大公司之独有版权, 如非有博大公司之书面批准, 不得作任何部分或全部之复印, 在完工或投标完毕时交还一切图纸。
- 切勿量度图纸, 一切图纸上所示或未示的尺寸, 必须由承建人或承建公司在工地上核准。
- 如发现图纸有任何矛盾, 请即回报本公司之设计师。


工程名称 Project Name
丽湖校区模拟法庭二次装修设计

图名 Name of Drawing
弱电系统图 (三)

设计阶段 Design Stage
施工图

设计 Designer	杨晓韬	
校核 Checked	肖守斌	
审核 Audited	王蕴超	
批准 Approved	王蕴超	
比例 Scale	1:80	版本号 Reversion A
工程编号 Job No.	-	日期 Date 2020.04.22
图号 Drawing No.	RD-XT-03	

无线话筒天线	共2只
1*SYV-50-5-1	
1*JDG25/WC/CC	
吊顶固定安装/墙面壁挂安装	
安装高度距离地面>3米	
两只天线放大器间隔>3米	
安装靠近会议话筒发言区	
其余1只天线放大器, 布线类同	

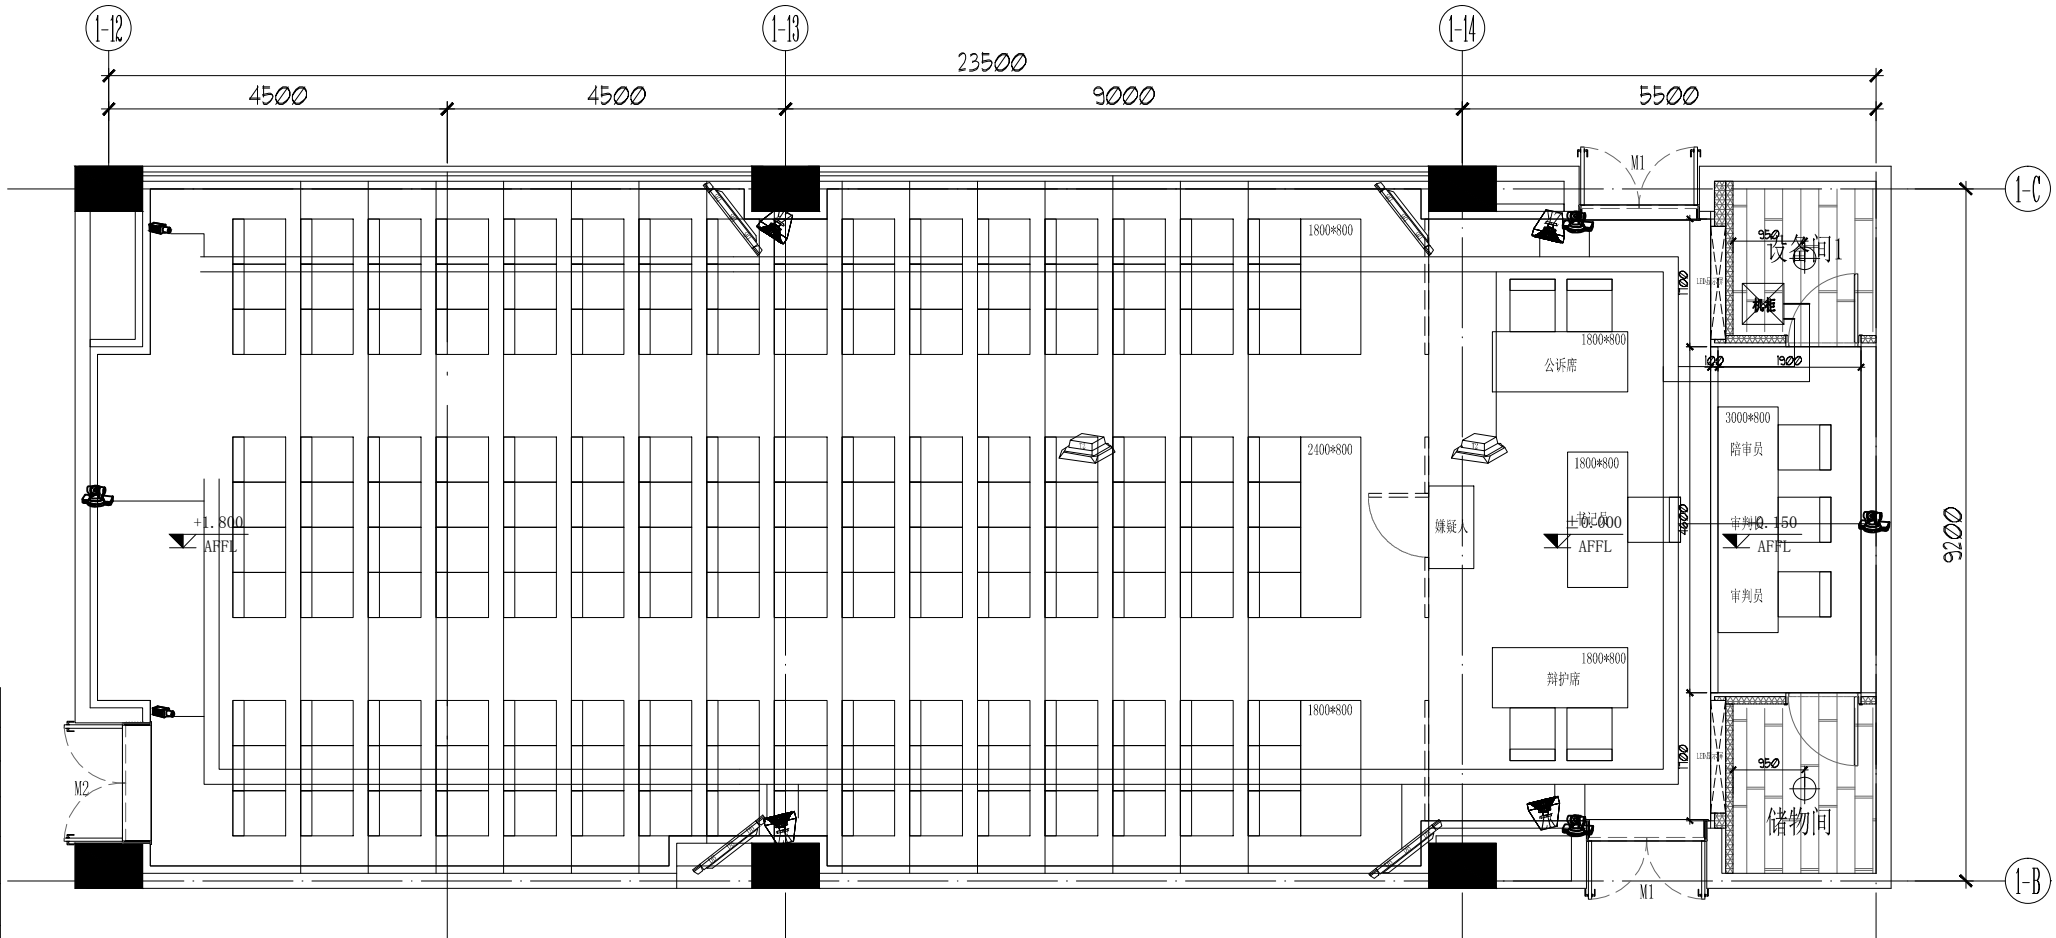

全景摄像机	共2台
1*SYV-75-5-1	
1*Cot6	
1*RVV3*1.5	
2*JDG25/WC/CC	
壁挂安装/吊装	
安装高度距离地面2.5米	

高清电视DB	共4台
3*Cot6	
3*RVV3*1.5	
2*JDG25/WC/CC	
吊装安装	
安装高度及安装距离由投影机厂商提供	
其余3台高清电视机W, 布线类同	

HDMI 接收器布置布线详图


主扩全频音箱	共4只
1*300芯金线	
1*JDG25/CC	
安装高度距离地面2.5米	
安装方式: 壁挂	
承重: 15.2kg功率: 300W	
尺寸: 510*325*300HxWxD:mm	
其余3只主扩音箱, 布线类同	

跟踪摄像机	共4台
1*SYV-75-5-1	
1*Cot6	
1*RVV3*1.5	
2*JDG25/WC/CC	
壁挂安装/吊装	
安装高度距离地面2.5米	

备注:

此图是仅供施工参考, 不做具体施工图使用

大模拟法庭天花布线图

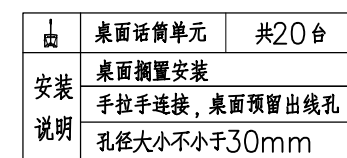


■	桌面话筒单元	共20台
安装 说明	桌面搁置安装	
	手拉手连接, 桌面预留出线孔	
	孔径大小不小于30mm	

备注：
此图是仅供施工参考，不做具体施工图使用

序号 Rev	内容 Description	日期 Date	校核 Chk

设计 Designer	杨晓韬		
校核 Checked	肖守斌		
审核 Audited	王蕴超		
批准 Approved	王蕴超		
比例 Scale	1:80	版本号 Reversion	A
工程编号 Job No.	-	日期 Date	2020.04.2
图号 Drawing No.	RD-KT-04		

 

建筑装饰工程设计专项甲级	建筑幕墙工程设计专项甲级
建筑装饰装修工程专业承包壹级	建筑幕墙工程专业承包壹级
体育场地设施工程专业承包壹级	建筑机电安装工程专业承包壹级
电子与智能化工程专业承包壹级	安全技术防范系统贰级
钢结构工程专业承包贰级	建筑智能化系统设计专项乙级
净化工程贰级	消防设施工程专业承包壹级
市政公用工程施工总承包二级	建筑工程施工总承包二级
照明工程设计专项乙级	城市及道路照明工程专业承包三级

建设单位 Owner & Developer
建设单位

博大图纸专用章，图纸盖章后方能生效
AUTHORISED SIGNATURE (S) & COMPANY'S CHOICE

序号 Rev	内容 Description	日期 Date	校核 Chk

工程名称	Project Name
丽湖校区模拟法庭二次装修设计	

设计阶段 Design Stage

版权所有、不得复制、套用或未经授权公开 ALL RIGHTS RESERVED. NOT COPY, REPRODUCE, OR PUBLISH ALLOWED WITHOUT AUTHORIZATION